


PORTA DE INSPEÇÃO
80CM X 50CM

PLANTA BAIXA

 
SPA EXTERNO
ESCALA 1:25

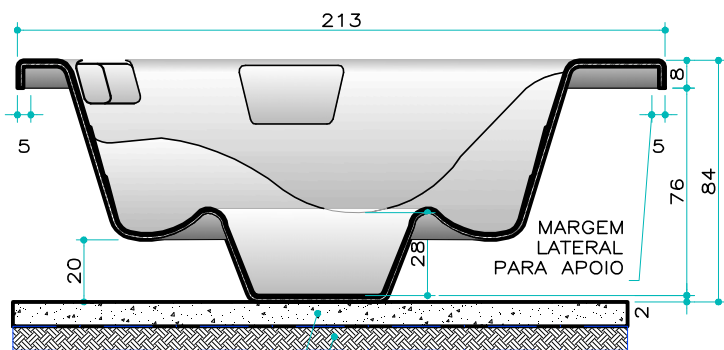

CONTRAPISO DE
AREIA E CIMENTO**
TERRENO BEM APOIADO

CORTE A A


SPA EXTERNO
S/ ESCALA



ESPERA
ELÉTRICA DO
SPA PARA SER
CONECTADA A
REDE ELÉTRICA
EXCLUSIVA COM
DISJUNTOR
DIFERENCIAL
RESIDUAL DDR
32A EM CABO
FLEXIVEL DE
6mm

ENTRADA
D'ÁGUA
COM
Ø20mm

DRENAGEM
COM Ø32mm

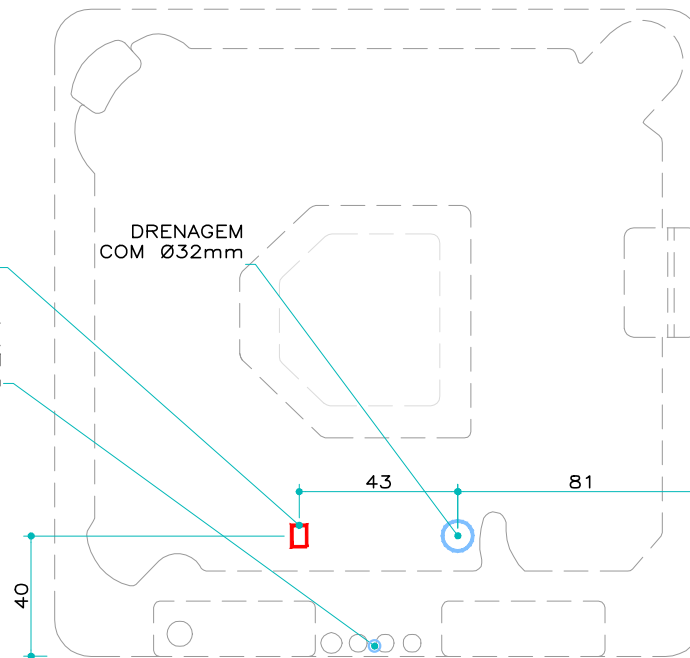

PLANTA HIDRÁULICA E ELÉTRICA

SPA EXTERNO
ESCALA 1:25

NOTAS IMPORTANTES:

- 1- É NECESSÁRIO REDE ELÉTRICA EXCLUSIVA PARA A SPA.
*DISJUNTOR DIFERENCIAL RESIDUAL DDR 32A, COM CABO MÍNIMO DE 6mm (CABO FLEXIVEL).
*O QUIPAMENTO DEVE TER ATERRAMENTO CORRETO EFICIENTE, SEGUINDO A NORMA TÉCNICA NBR 5410 ABNT.
- 2- É RECOMENDADO PUXAR O CABO DIRETAMENTE DO QUADRO DE DISTRIBUIÇÃO SEM EMENDAS.
- 3- A ALIMENTAÇÃO ELÉTRICA DEVE SER 220V MONOFÁSICA OU 2 FASES 110V.
- 4- PARA O ASCENTAMENTO, ELEJA A POSIÇÃO FINAL DA SPA SOBRE PISO NIVELADO LIVRE E FRESTAS E SALIÊNCIAS.
OBS.: PODE SER PISO CERÂMICO EXISTENTE OU BASE DE ALVENARIA DESEMPENADA.
- 5- A SPA POSSUI UM REGISTRO PARA DRENAGEM DE 32mm, QUE PODE SER CONECTADO À REDE PLUVIAL OU USAR A ÁGUA PARA REGA.

PROJETO ELÉTRICO E HIDRÁULICO

MODELO/REFERÊNCIA

SPA MODELO
JET POOL SPA SUPER HIDRO OURO

ARQUIVO
JETPOOL_SPAS_OURO_00

DESENHO
DANIELLE GUARDA

DATA
01/05/2019



RUA DA BALSA S/N, SAMBAQUI
IMBITUBA/SC

ESCALA
1:25

PRANCHA

ÚNICA